



设计目录

序号	图别图号	图纸名称	图纸规格	附注
01	弱施-00	图纸目录	A3	
02	弱施-01	系统图	A3	
03	弱施-02	安防监控系统安装平面图	A3	
04	弱施-03	信息网络系统安装平面图	A3	
05	弱施-04	供配电系统安装平面图	A3	

中通服中睿科技有限公司				项目名称	番禺区中心医院3号楼首层（饭堂） 区域弱电智能化区域改造项目	
审定	林海波	审核	吴培	图纸目录	阶段	施工图
专业负责人	林海波	校对	林海波		图号	弱施-00
设计	林海波	绘图	林海波		日期	2024.02
					版本号	01

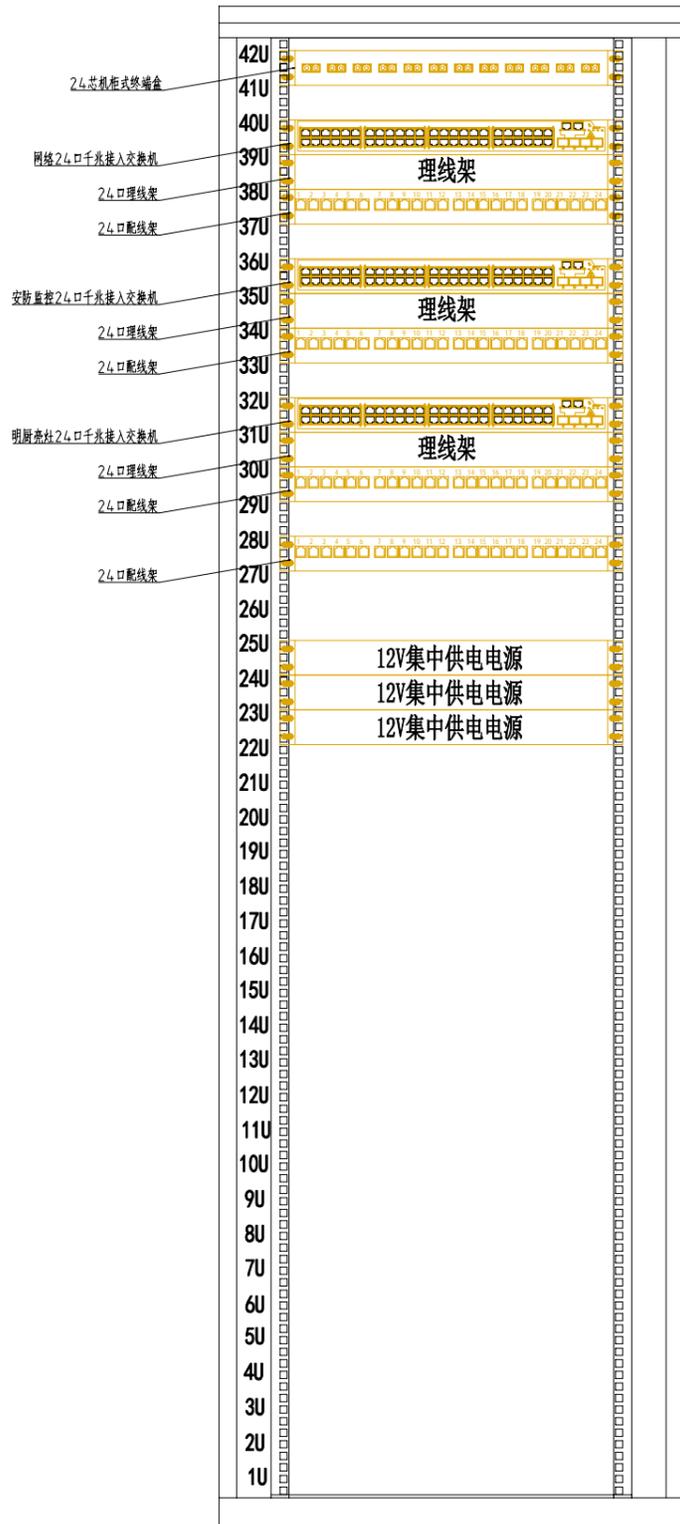

新装网络机柜面板图

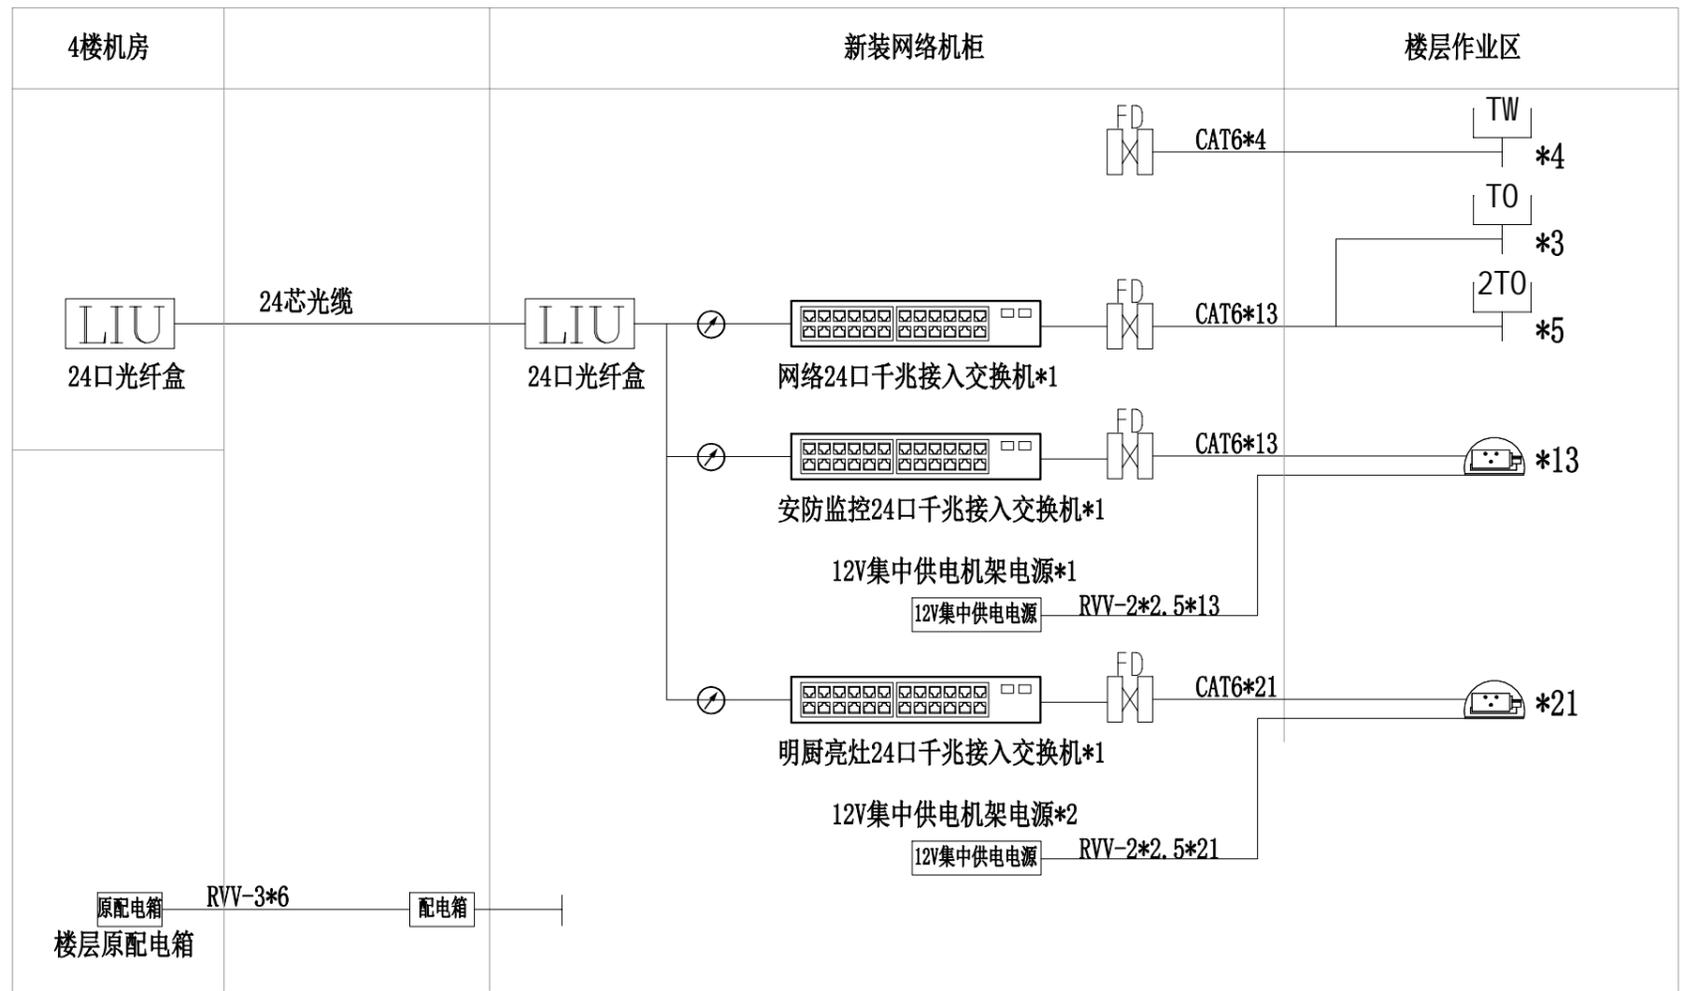


中通服中睿科技有限公司				项目名称	番禺区中心医院3号楼首层（饭堂） 区域弱电智能化区域改造项目	
审定	林海波	审核	吴培	系统图	阶段	施工图
专业负责人	林海波	校对	林海波		图号	弱施-01
设计	林海波	绘图	林海波		日期	2024.02
					版本号	01




序号	图例	设备名称	安装方式	数量	线缆及线缆安装方式
1		1位信息插座	墙面明装	3	FTP CAT 6/MR/PC20/AC/WE
2		2位信息插座	墙面明装	5	FTP CAT 6/MR/PC20/AC/WE
3		预留无线信息点		4	FTP CAT 6/MR/PC20/AC/WE
4		新设线缆			FTP CAT 6/MR/PC20/AC/WE, GJFJV-24B1/MR/AC/WE

中通服中睿科技有限公司				项目名称	番禺区中心医院3号楼首层（饭堂） 区域弱电智能化区域改造项目	
审定	林海波	审核	吴结	信息网络系统安装平面图	阶段	施工图
专业负责人	林海波	校对	林海波		图号	弱施-03
设计	林海波	绘图	林海波		日期	2024.02
					版本号	01

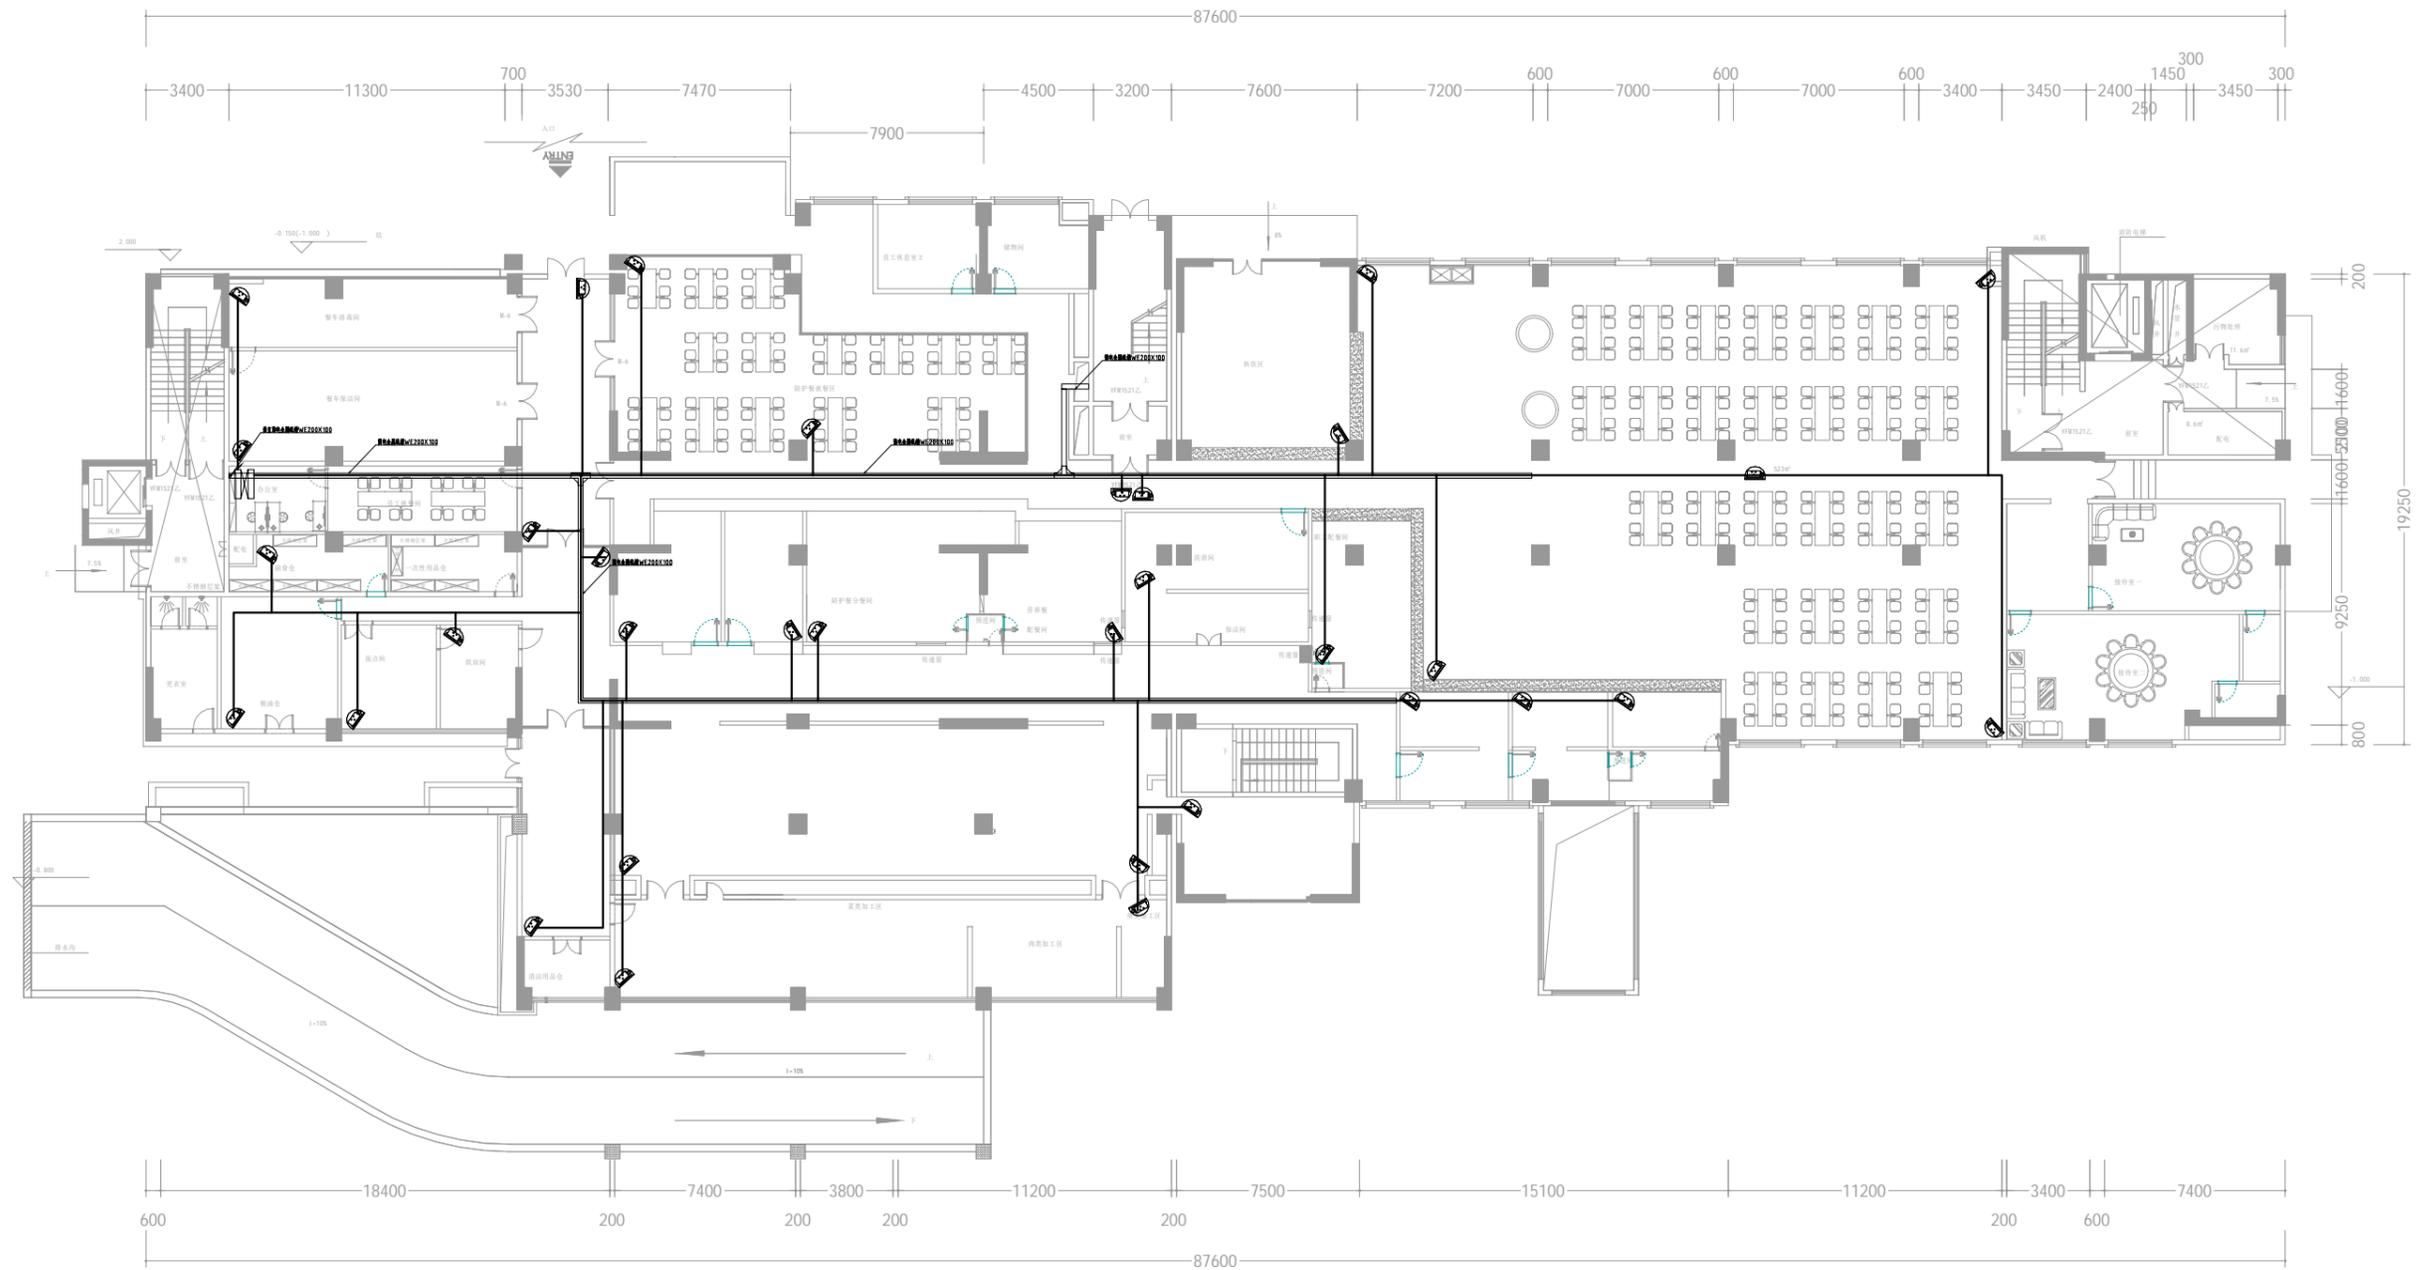


序号	图例	设备名称	安装方式	数量	线缆及线缆安装方式
1		防油污摄像机	挂墙或吊顶安装	34	FTP CAT 6+RVV 2*1.0/MR/PC20/AC
2		42U机柜	落地安装	1	
3		弱电水平线槽200×100		106	
4		垂直线槽200×100		4	
5		新设线缆			FTP CAT 6+RVV 2*1.0/MR/PC20/AC

中通服中睿科技有限公司				项目名称		番禺区中心医院3号楼首层（饭堂） 区域弱电智能化区域改造项目	
审定	林海洋	审核	吴培	安防监控系统安装平面图	阶段	施工图	
专业负责人	林海洋	校对	林海洋		图号	弱施-02	
设计	林海洋	绘图	林海洋		日期	2024.02	
					版本号	01	

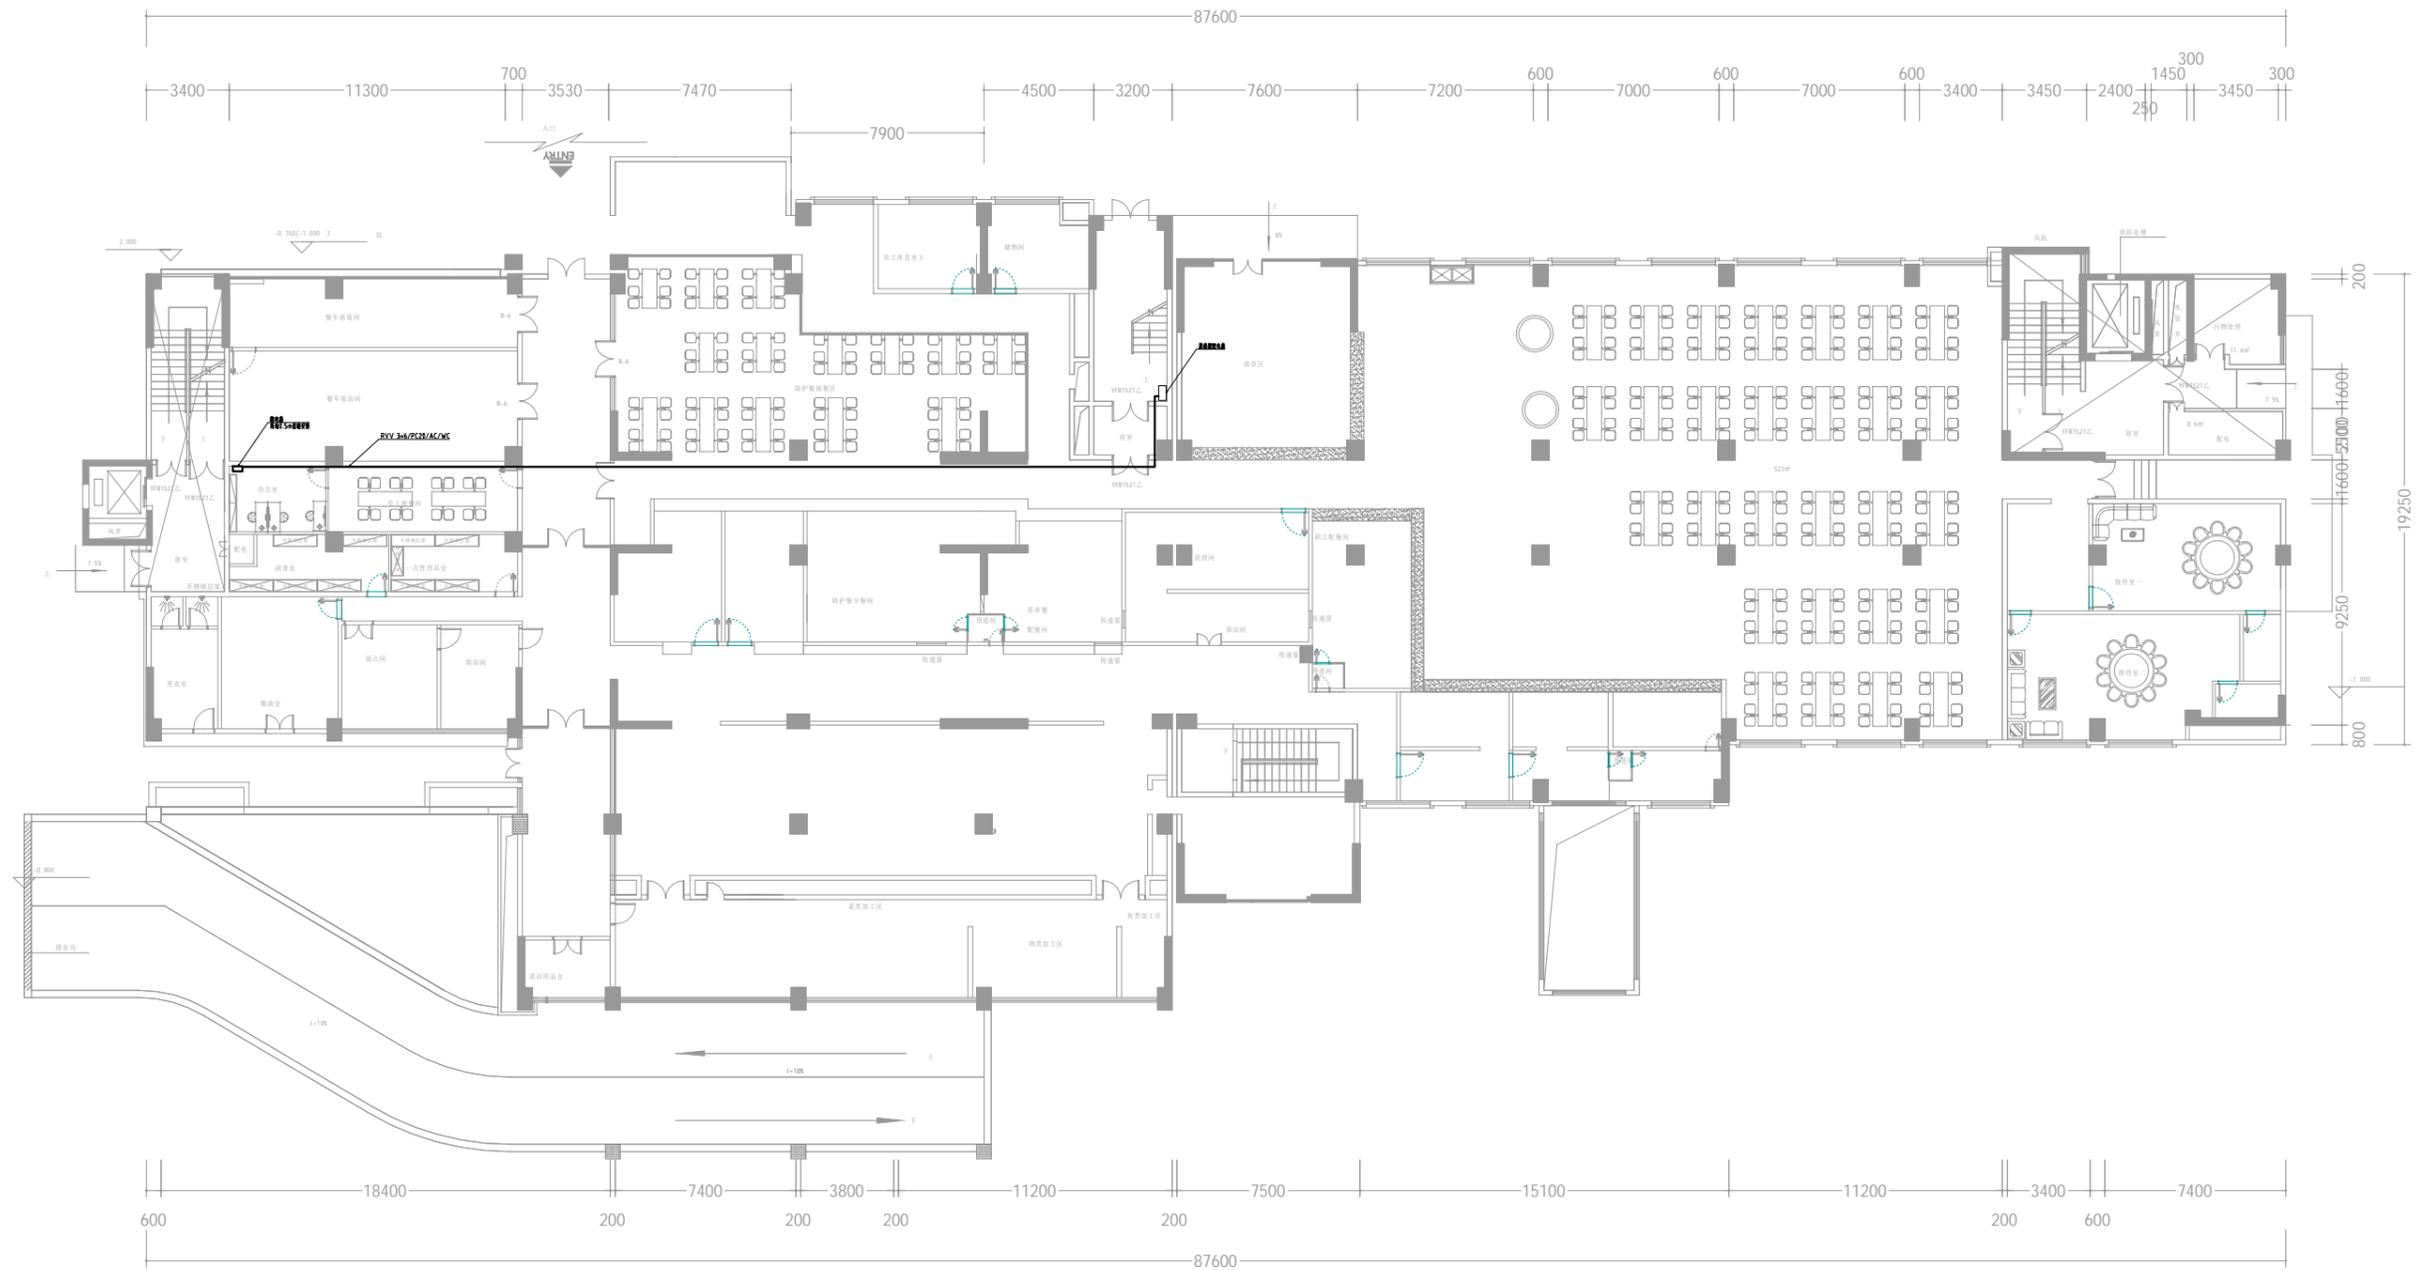

序号	图例	设备名称	安装方式	数量
1		配电箱	挂墙安装	1
2		RVV 3*6	PC20/AC/WC	

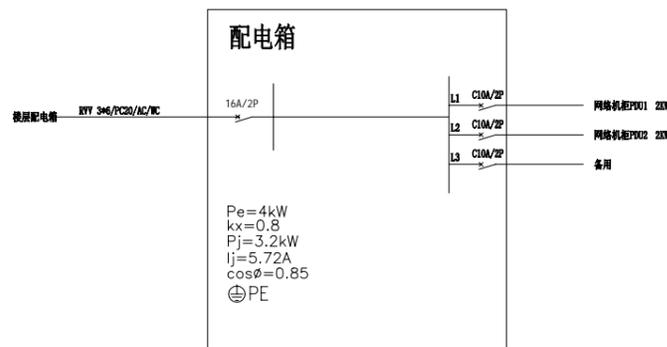

配电系统图

中通服中睿科技有限公司				项目名称	番禺区中心医院3号楼首层（饭堂） 区域弱电智能化区域改造项目	
审定		审核		供配电系统安装平面图	阶段	施工图
专业负责人		校对			图号	弱施-04
设计		绘图			日期	2024.02
					版本号	01